



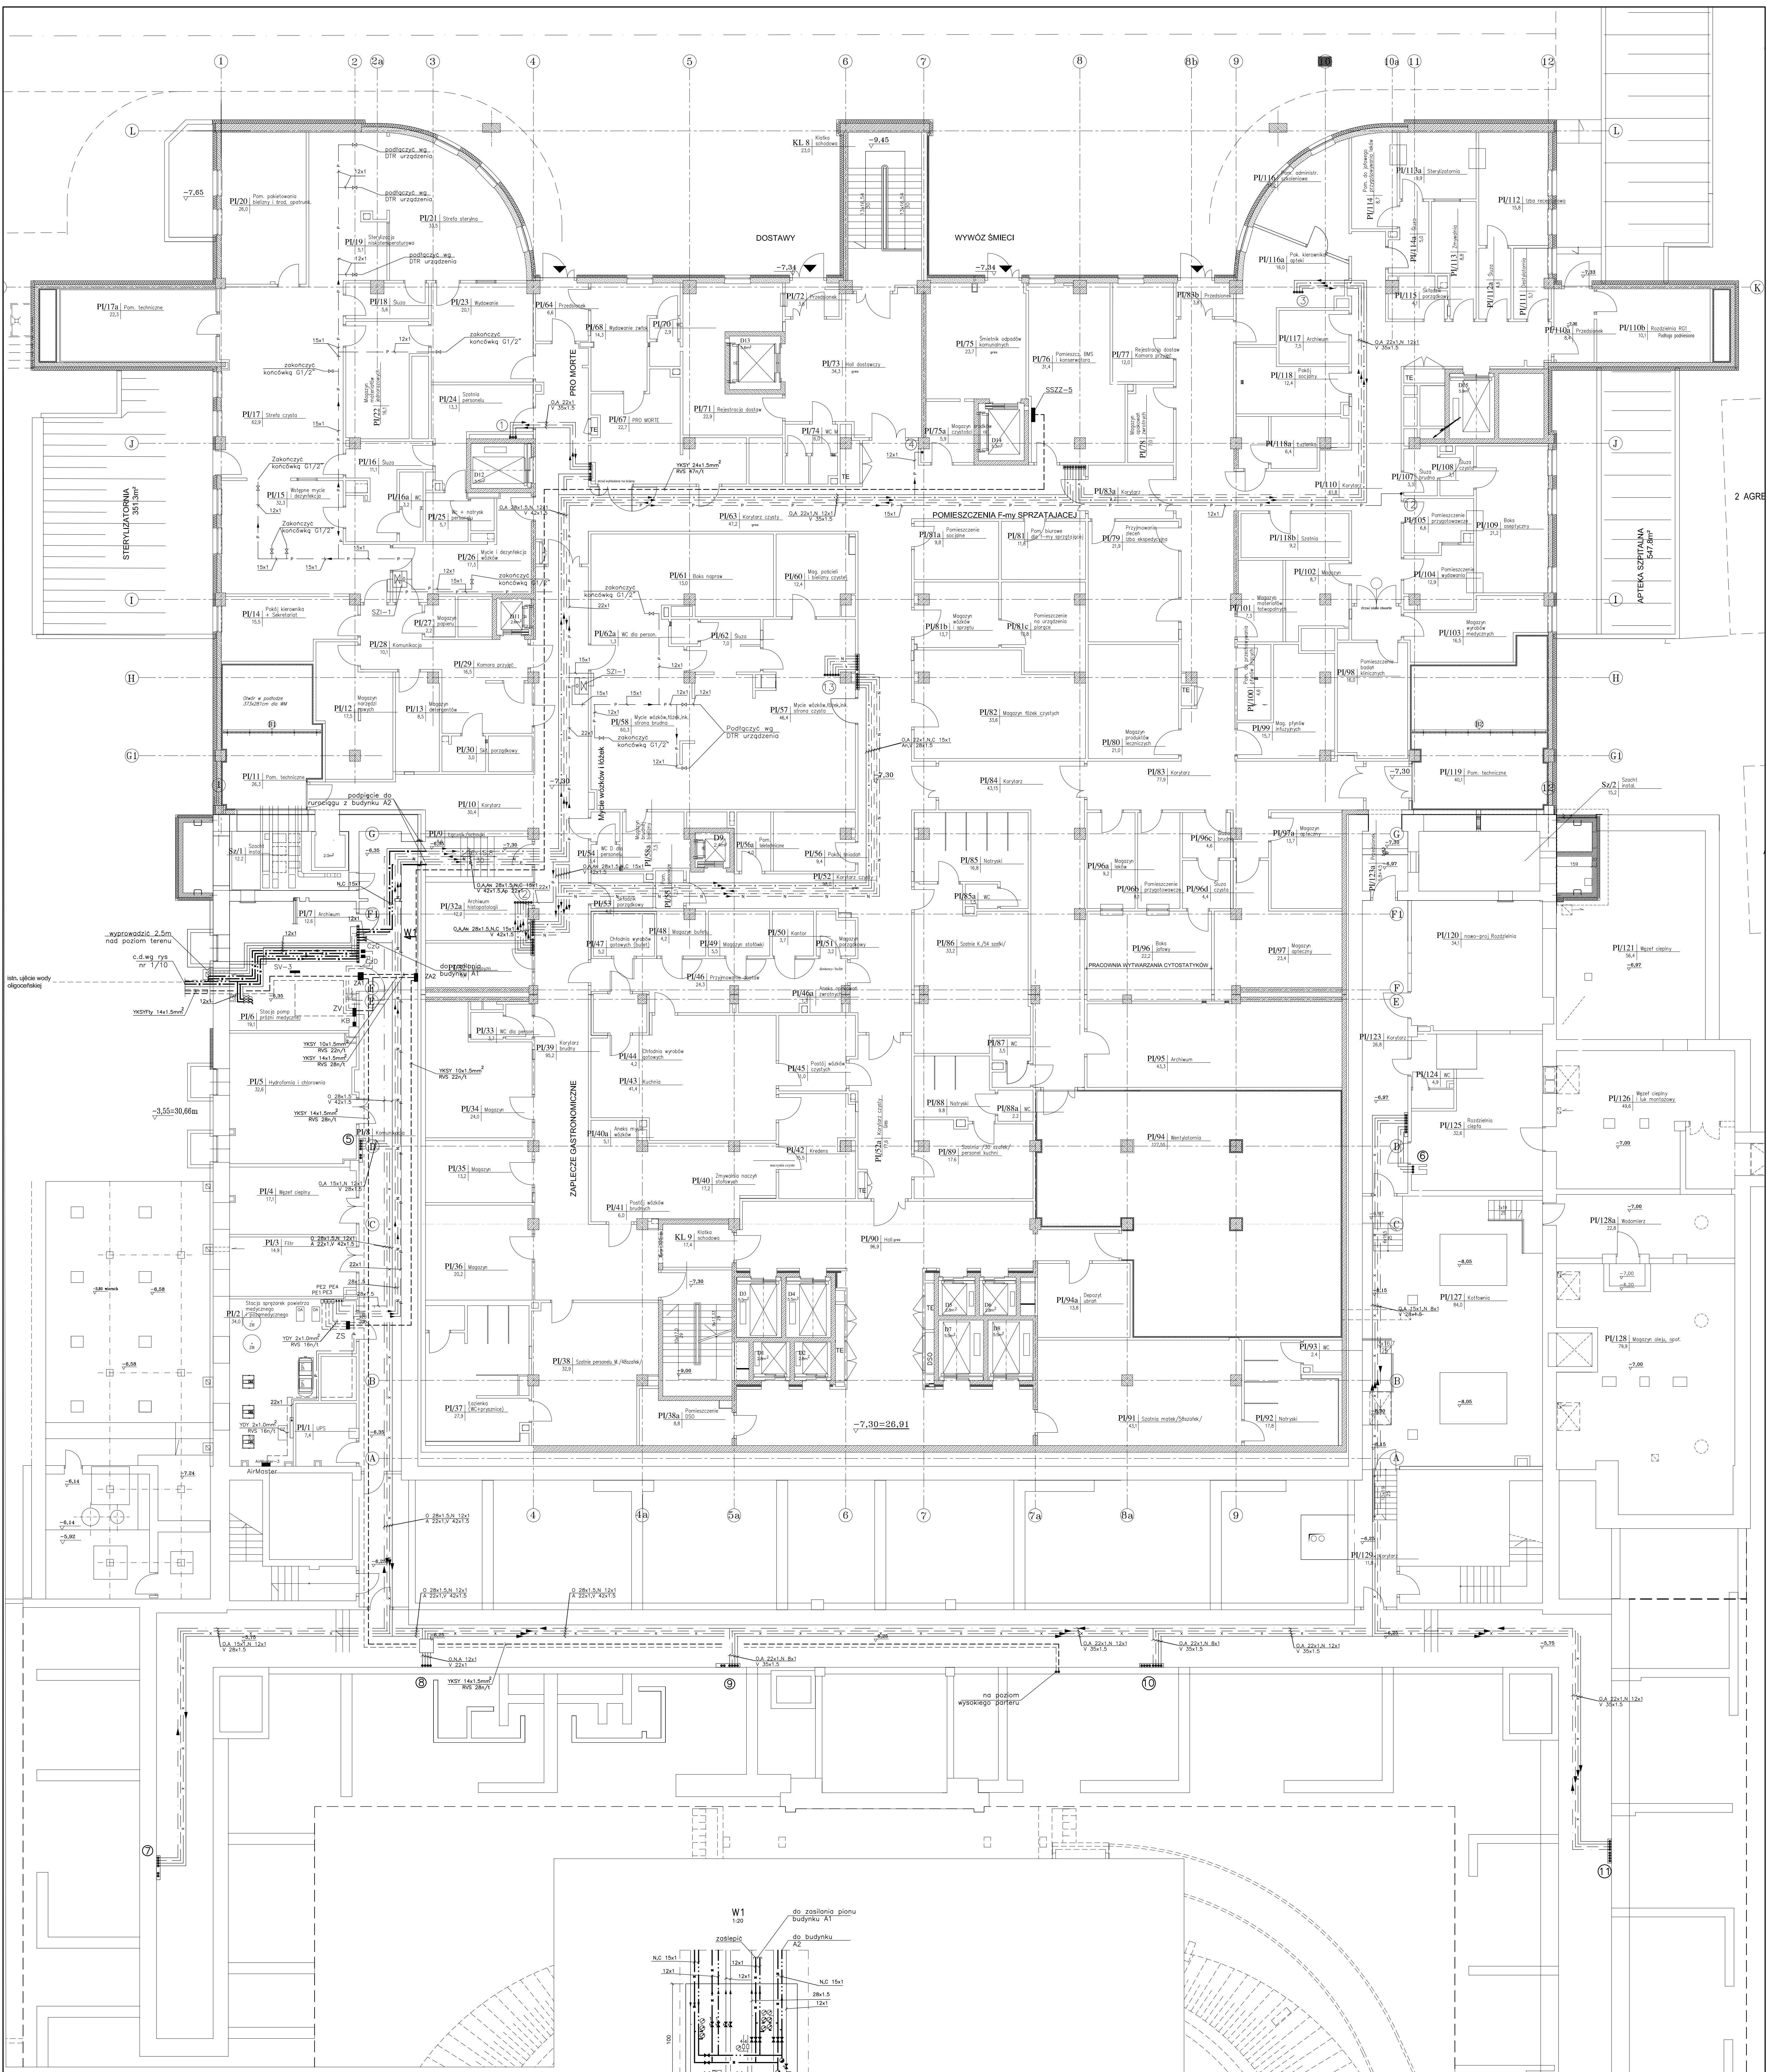

Wzrost redukcyjny 2-go stopnia instalacji tlenu (prefabrykacja wykonawcy).
Linia cienką oznaczono instalacje zaprojektowane w "PBW Rurowciągów tranzytowych instalacji gazów medycznych z sygnalizacją alarmową i źródłami zasilania".
Linia grubą oznaczono instalacje istniejące lub wcześniej zaprojektowane.
1. Zawór nadmiarowy Dn=10 Patw=0,75 MPa

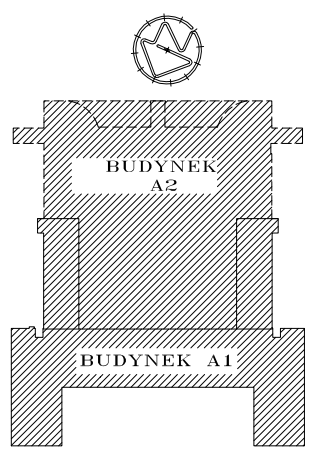

UWAGA: Linia grubą oznaczono instalacje nowoprojektowane Linia cienką oznaczono instalacje istniejące lub wcześniej zaprojektowane			
GAZMED			
Przedsiębiorstwo Produkcji Handlu i Usług "GAZMED" s.c. Pracownia Projektowa w Krakowie			
INWESTOR Gazy medyczne STADIUM PW			
OBIEKT Szpital Specjalistyczny im. Św. Rodziny ul. Madalińskiego w Warszawie			
TREŚĆ Sygnalizacja alarmowa stanu źródeł zasilania gazów medycznych RZUT PIWNICY -7.30 - BUDYNEK A1.A2			
PROJEKTANT Inz. J. Lutański BPP-ur.308/81	SPRAWDZIŁ Inz. J. Krysa ur.97/79/76	DATA 07.2014r.	Skala 1:100 nr rysunku 2/10
PROJEKTANT Inz. J. Kłodzień UAN-upr.275/88	SPRAWDZIŁ Inz. J. Kłodzień UAN-upr.102/87	Skala 1:100	
OPRACOWAŁ Inz. J. Werpachowski			