


OZNACZENIA

RURA ELEKTROINSTALACYJNA
UKŁADANA NATYNKOWO

TABLICE ELEKTRYCZNE:

RPL-N ISTNIEJĄCA ROZDZIELNICA

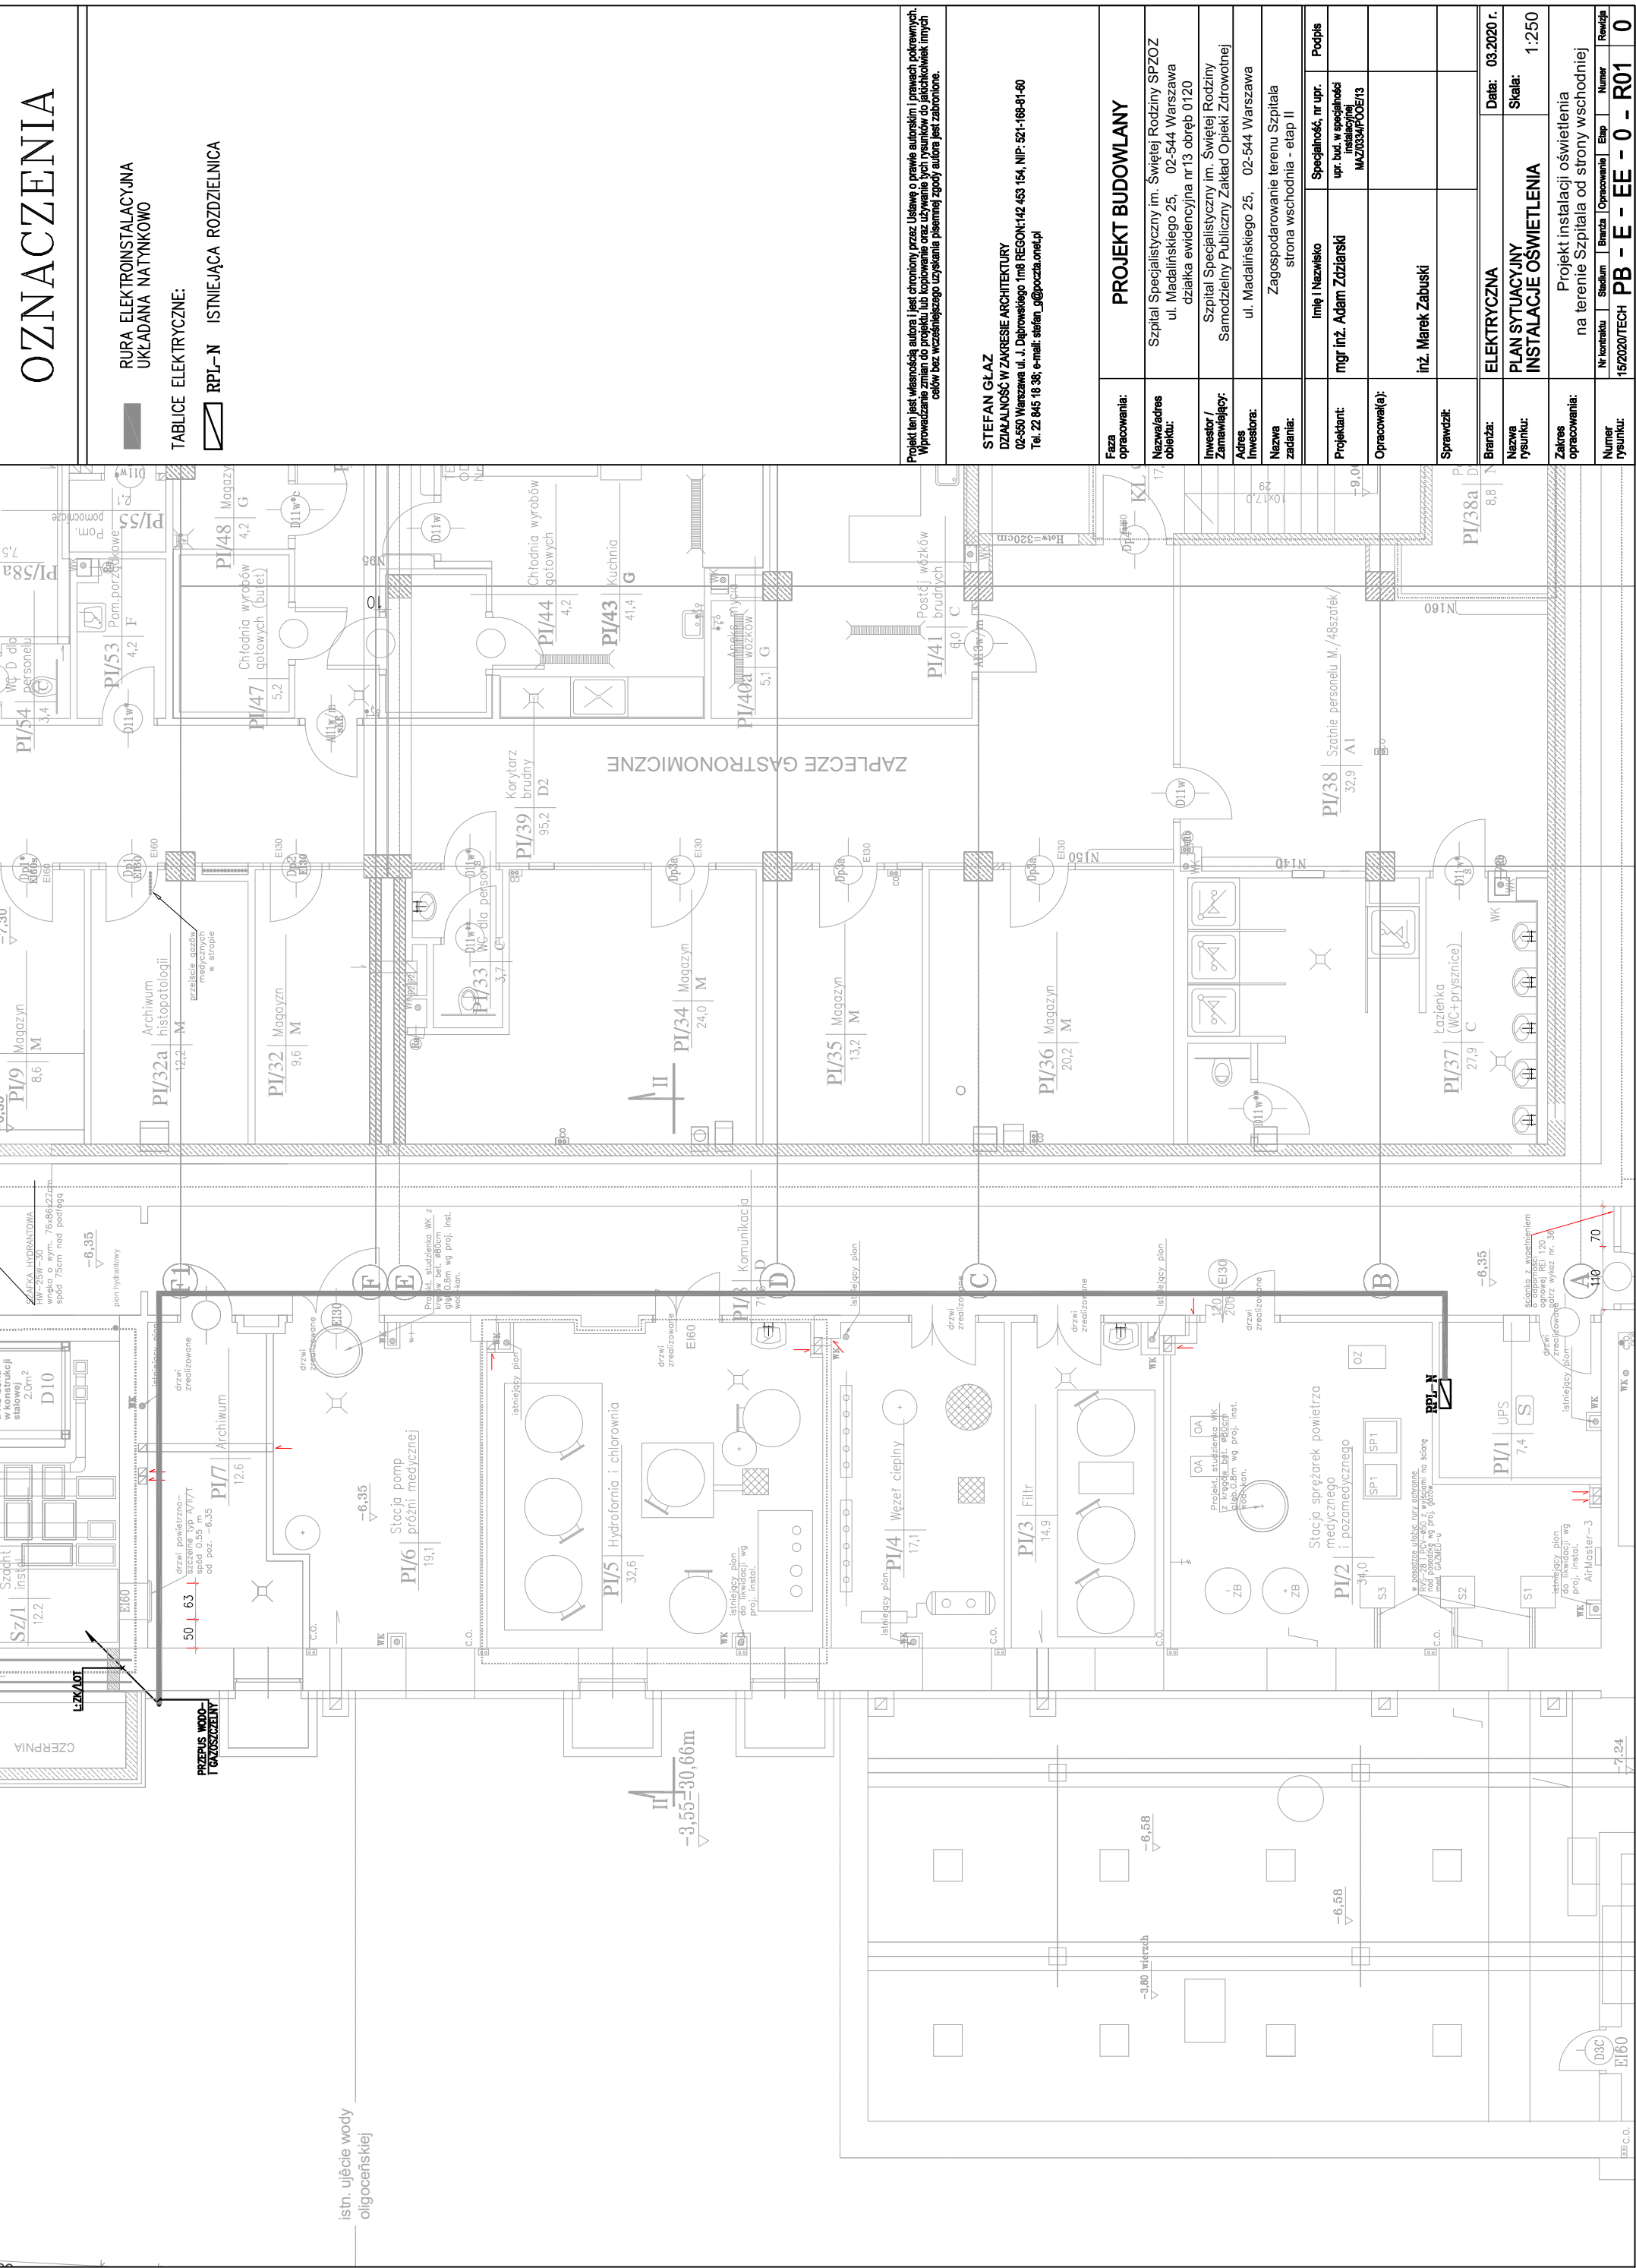

Projekt ten jest własnością autora i jest chroniony przez Ustawę o prawie autorskim i prawach pokrewnych. Wprowadzanie zmian do projektu lub kopiowanie oraz używanie tych rysunków do jakichkolwiek innych celów bez wcześniejszego uzyskania pisemnej zgody autora jest zabronione.

STEFAN GLAZ
DZIAŁALNOŚĆ W ZAKRESIE ARCHITEKTURY
02-560 Warszawa ul. J. Dąbrowskiego 142 453 154, NIP: 521-168-81-60
Tel. 22 845 18 38; e-mail: stefan_glaz@poczta.onet.pl

PROJEKT BUDOWLANY		
Фаза opracowania:	Szpital Specjalistyczny im. Świętej Rodziny SPZOZ	
Nazwa/adres obiektu:	ul. Madalińskiego 25, 02-544 Warszawa	
Investor / Zamawiający:	Szpital Specjalistyczny im. Świętej Rodziny Samodzielny Publiczny Zakład Opieki Zdrowotnej	
Adres inwestora:	ul. Madalińskiego 25, 02-544 Warszawa	
Nazwa zadania:	Zagospodarowanie terenu Szpitala strona wschodnia - etap II	
Projektant:	Imię i Nazwisko	Podpis
Opracował(a):	mgr inż. Adam Zdziarski	upr. bud. w specjalności instalacyjnej MZ0534P02B13
Sprawdził:	inż. Marek Zabuski	
Brano:	Eletryczna	Data: 03.2020 r.
Nazwa rysunku:	Plan sytuacyjny instalacji oświetlenia	Skala: 1:250
Zakres opracowania:	Projekt instalacji oświetlenia na terenie Szpitala od strony wschodniej	
Numer rysunku:	15/2020/TECH PB - E - EE - 0 - R01	Numer Rysunku

istn. ujście wody oligocefskiej

EP C.O.